

# 令和8年度 当別分水施設ほか量水器更新工事 図面目録

図面	図面名称	縮尺
1	施設位置図	—
2	当別分水施設地下1階平面図(参考図)	—
3	当別分水二次流量計取付詳細図(参考図)	—
4	当別分水二次流量計ループ図	—
5	石狩花川分水受水流量計取付平面図(参考図)	—
6	石狩花川分水受水流量計取付詳細図(参考図)	—
7	石狩花川分水受水流量計ループ図	—
—		
—		
—		
—		
—		
—		
—		
—		




石狩西部広域水道企業団

工事名	当別分水施設ほか量水器更新工事
図面名	施設位置図


課長	係長	係
/	/	/

縮尺	図面番号
Non Scale	1 / 7

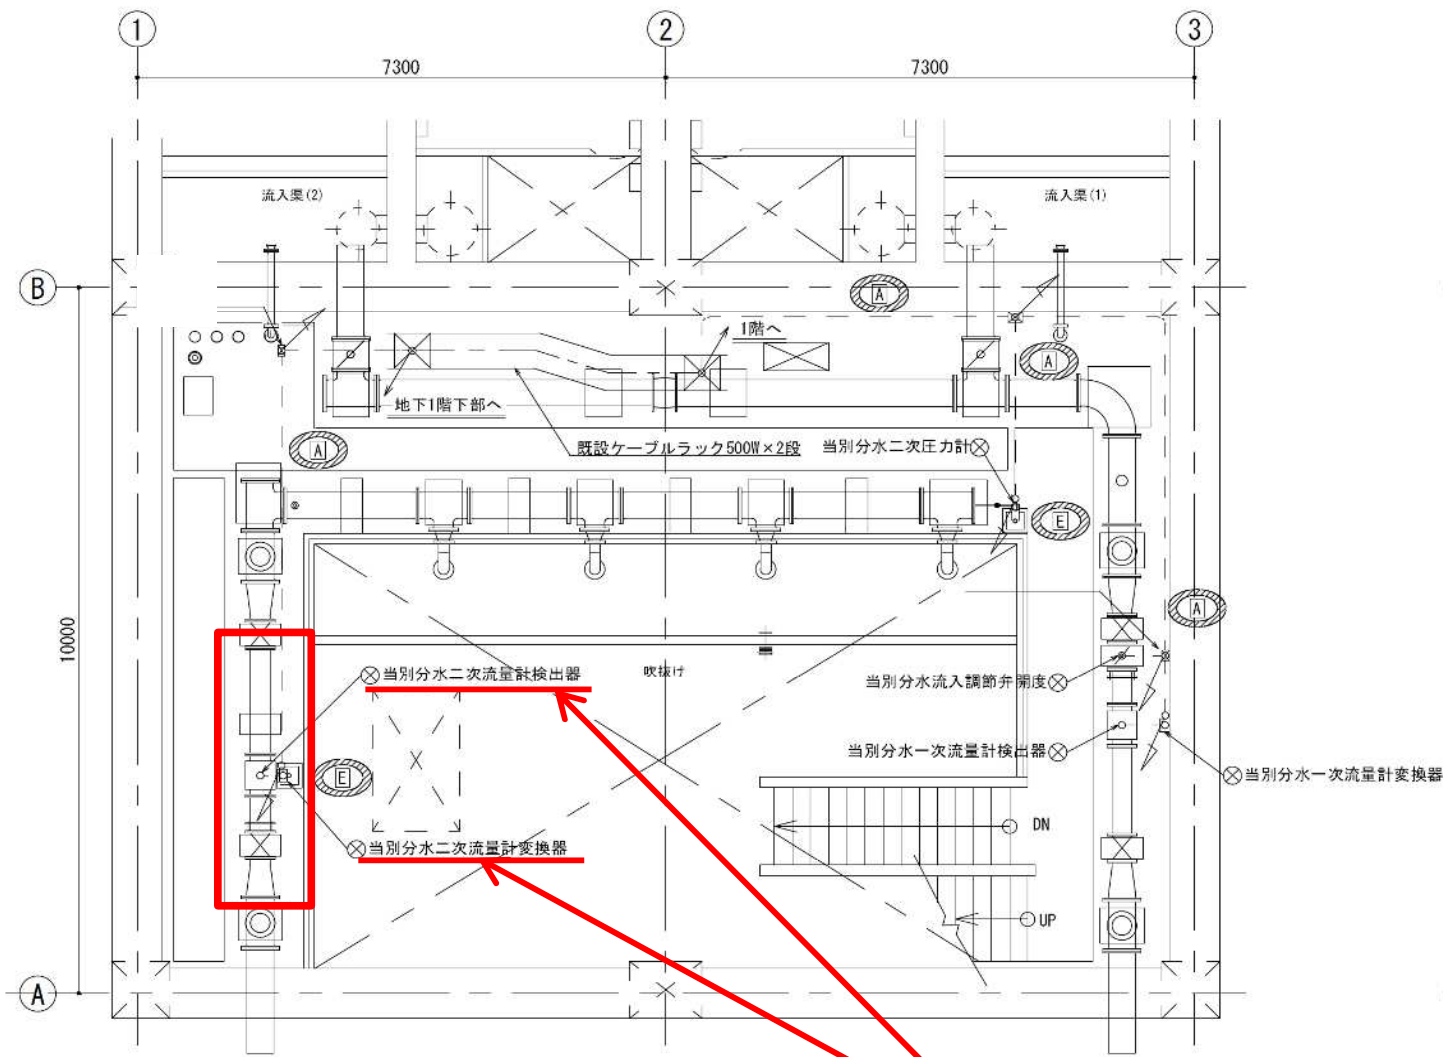

当別分水施設地下1階中部 平面図

工事対象機器

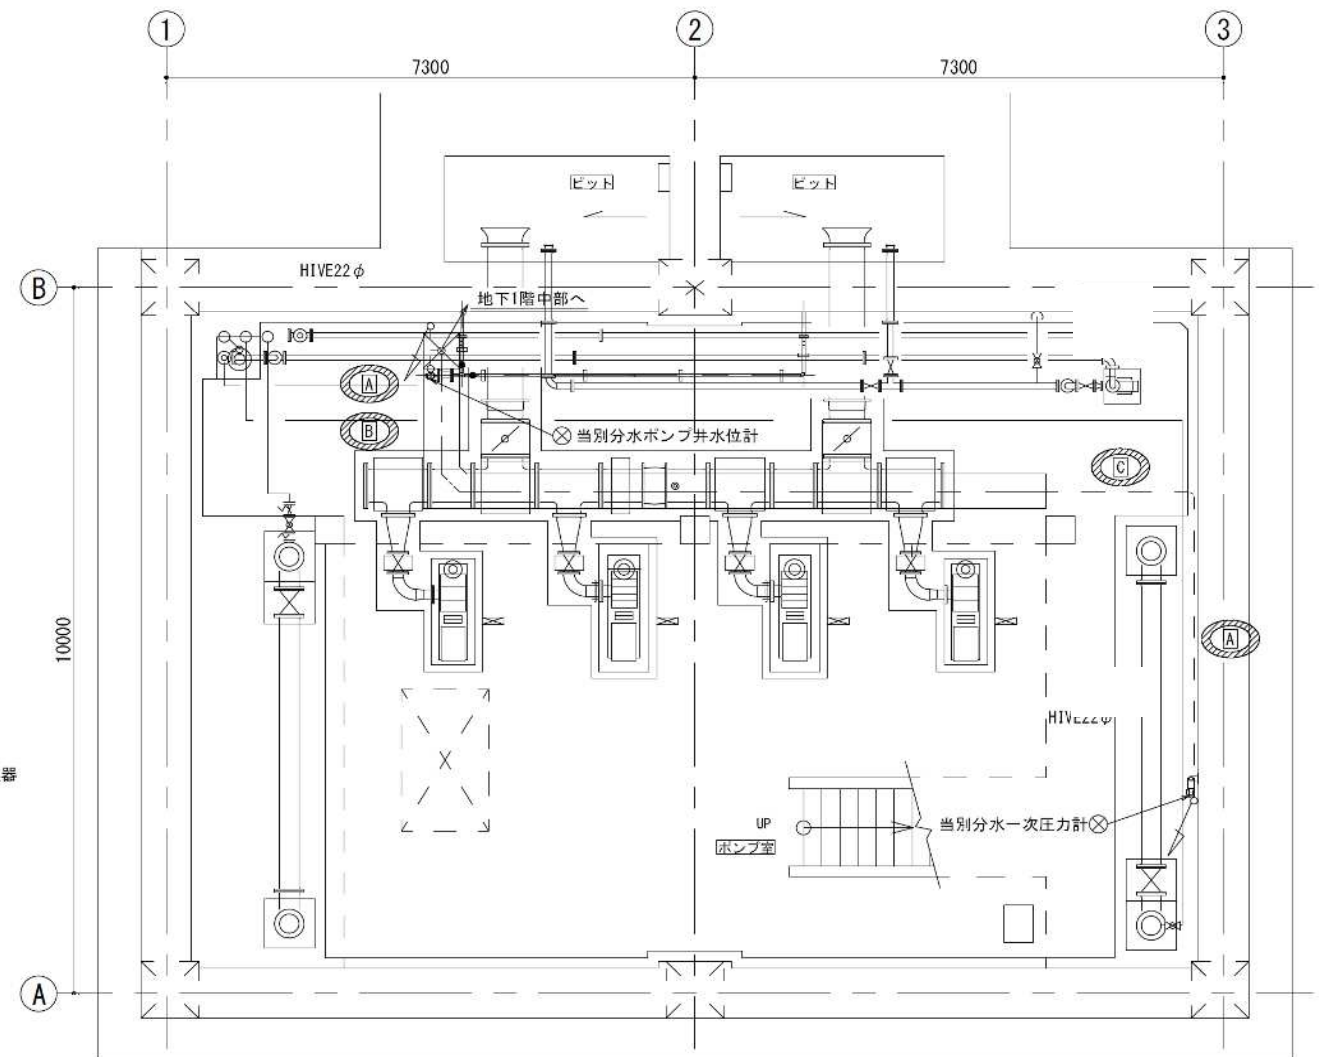

当別分水施設地下1階下部 平面図

注記) 詳細は図番: LOK7246KH018参照。  
配管支持要領は下記による。


- (A) 壁面(柱面・梁面)支持
- (B) 床面支持
- (C) 天井吊り
- (D) 天井面支持
- (E) 架台支持
- ↗ 配管立上り部
- ↘ 配管立下り部

石狩西部広域水道企業団

工事名 当別分水施設ほか量水器更新工事  
 図面名 当別分水施設地下1階平面図(参考図)

課長	係長	係
/	/	/

縮尺	図面番号
Non Scale	2 / 7

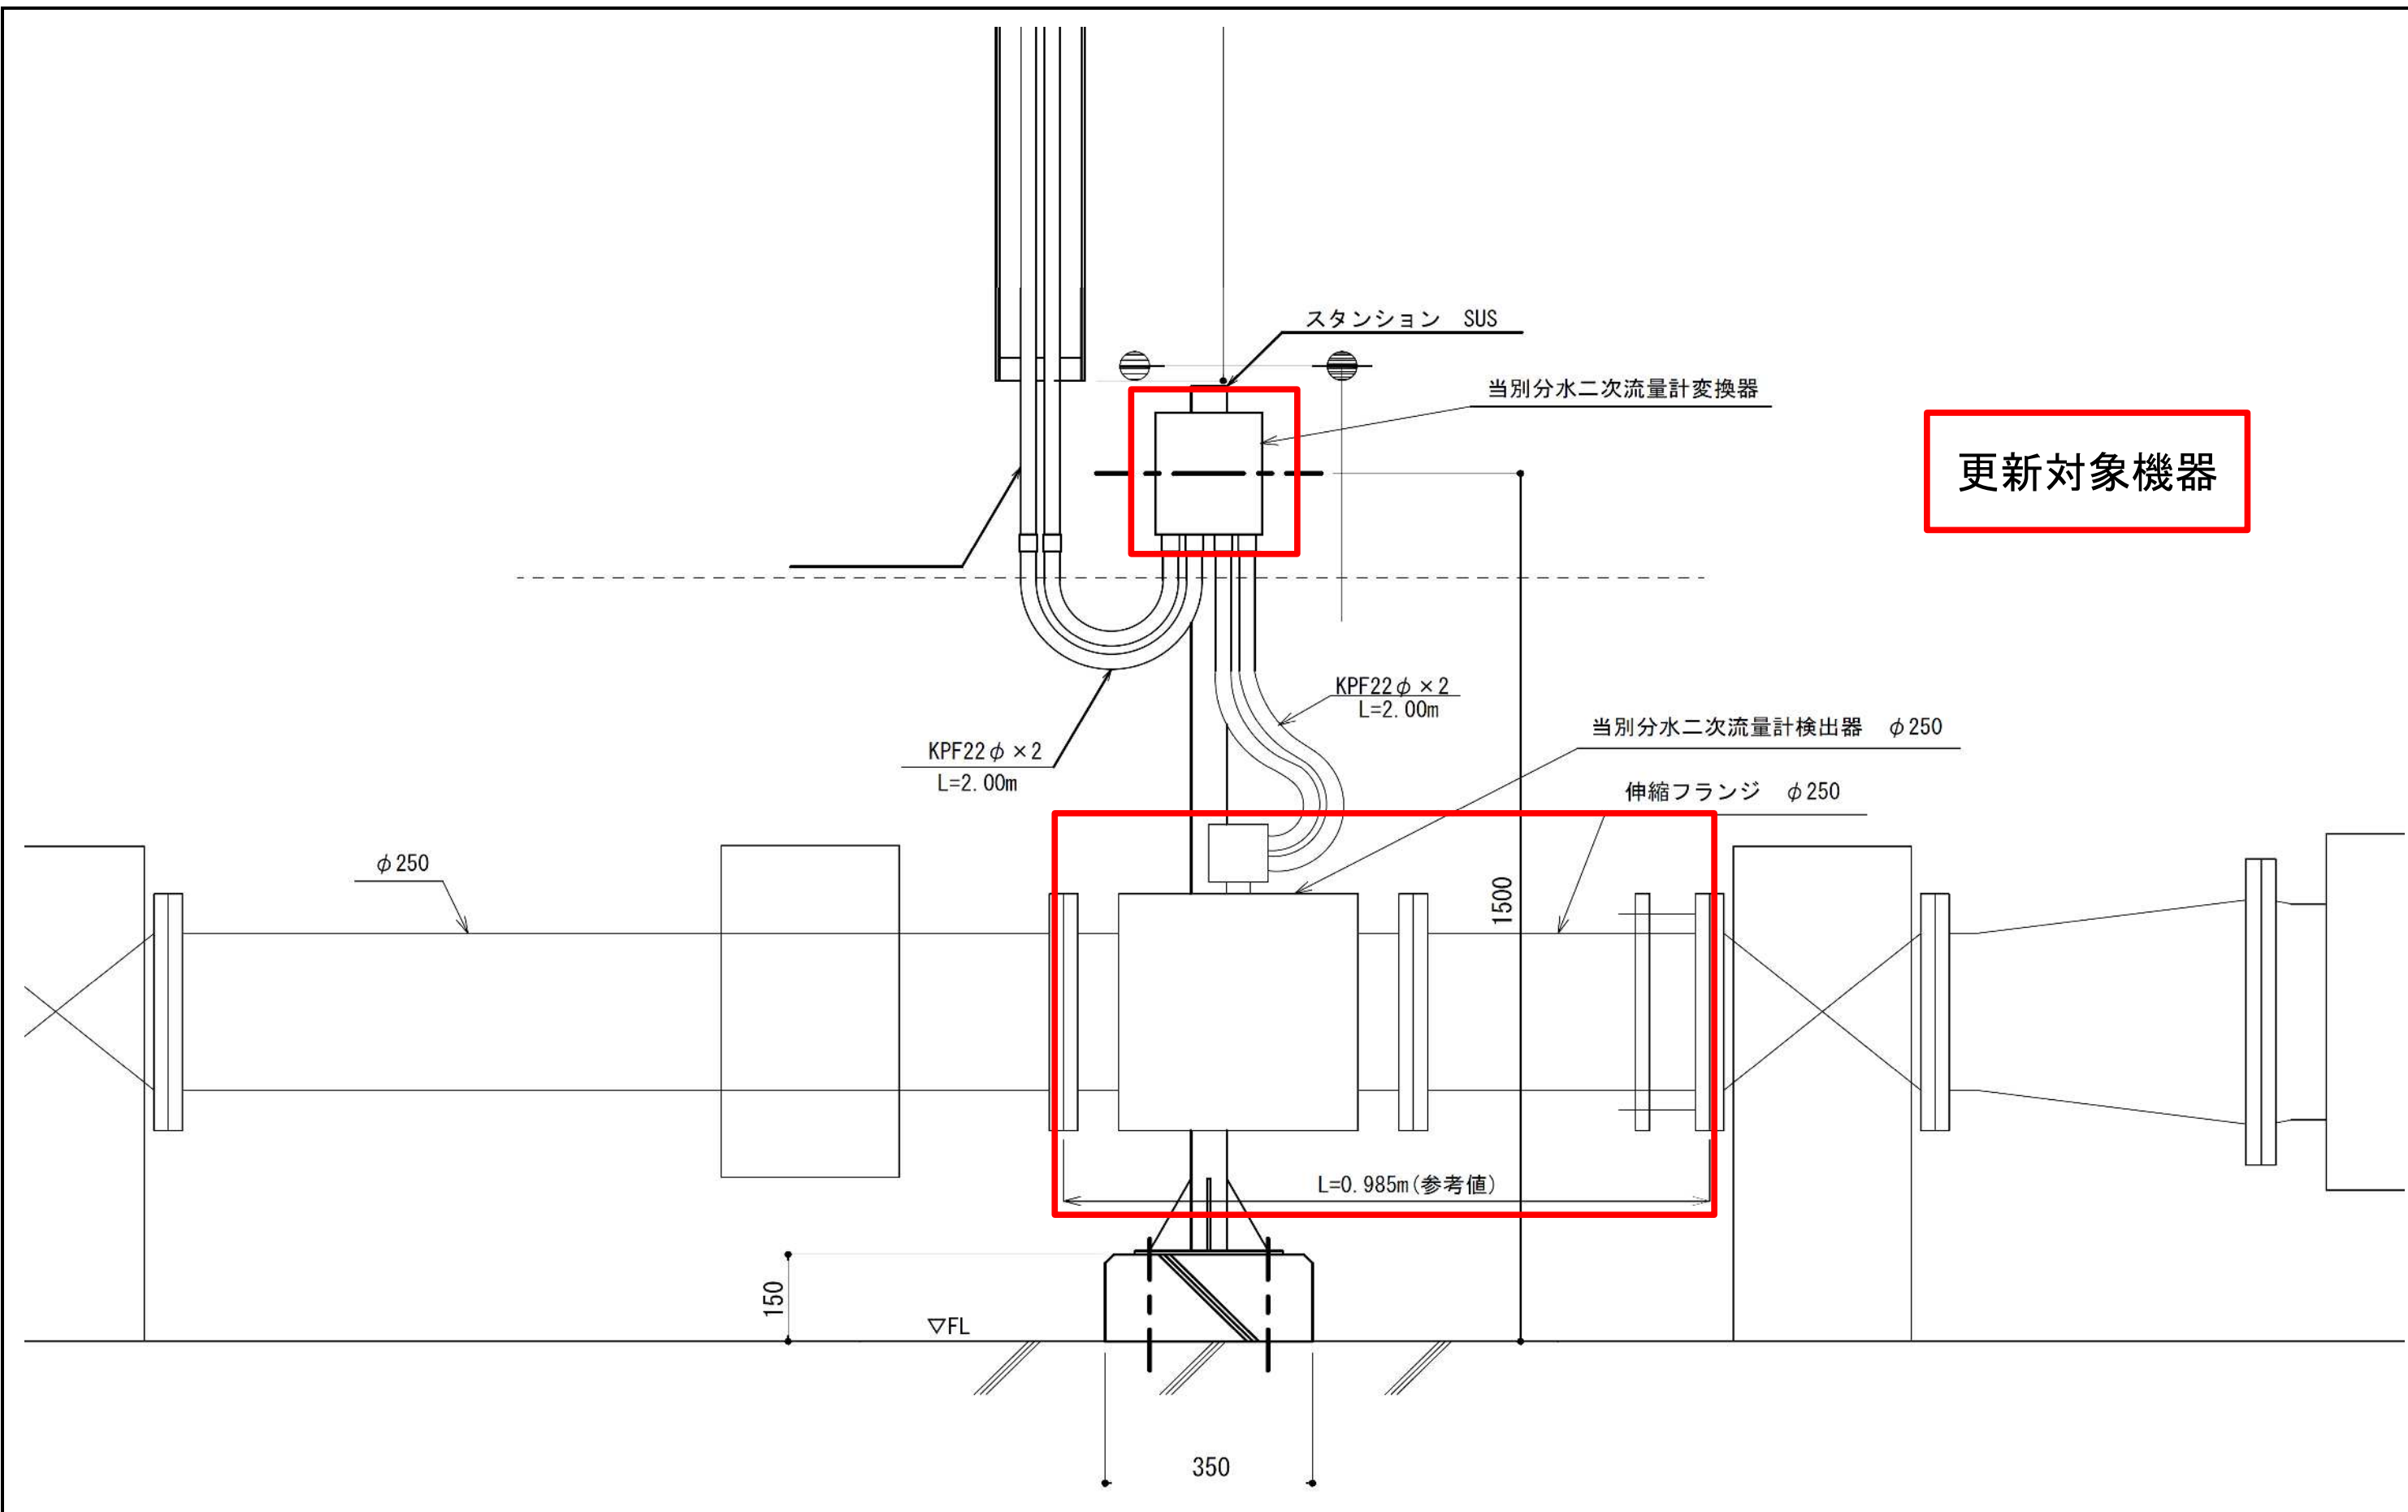

石狩西部広域水道企業団


工事名 当別分水施設ほか量水器更新工事

図面名 当別分水二次流量計取付詳細図(参考図)

課長	係長	係
/	/	/

縮尺  
Non Scale


図面番号  
3 / 7

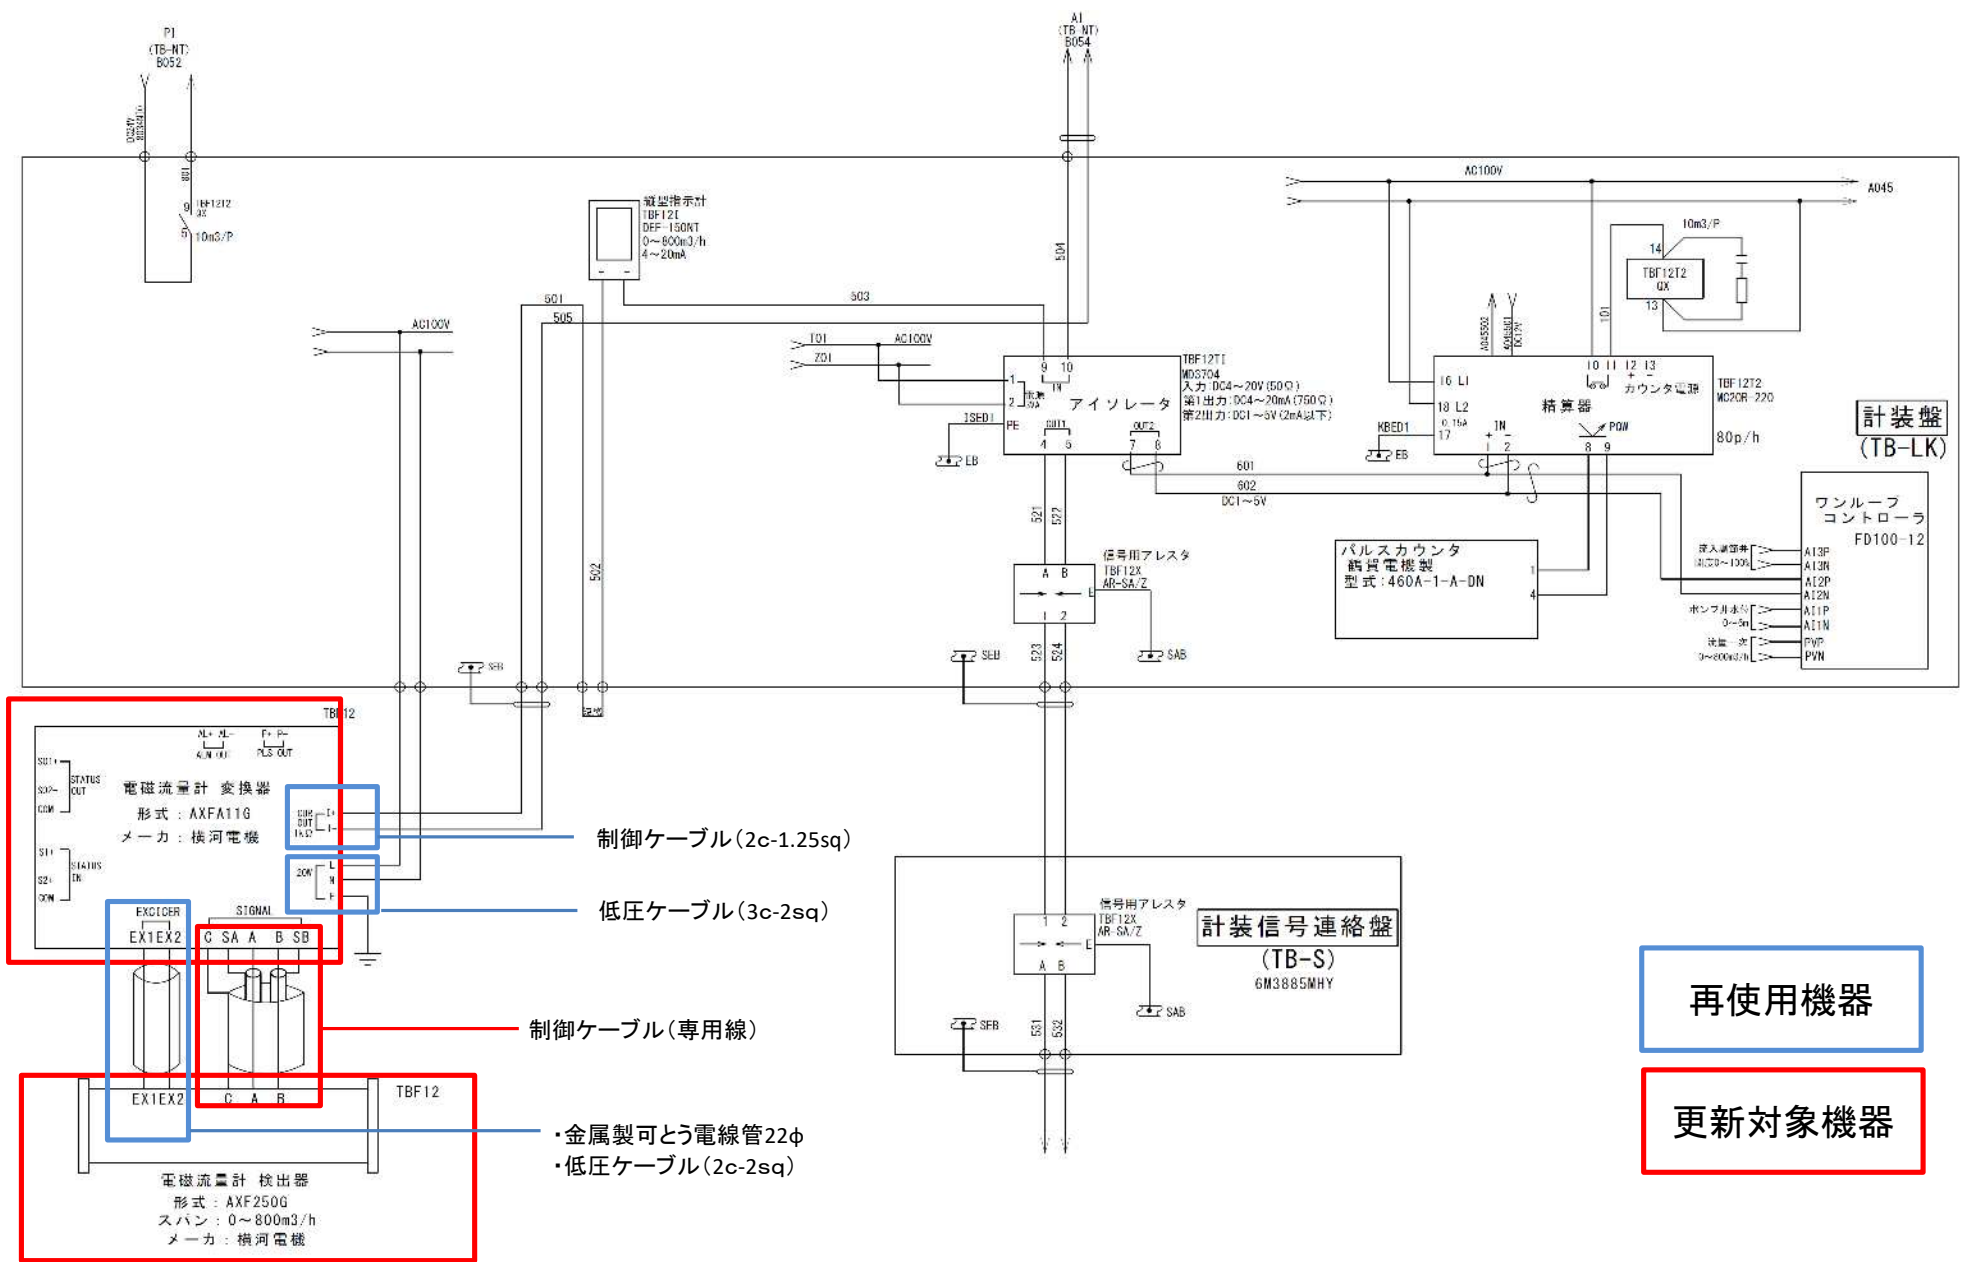

石狩西部広域水道企業団

工事名 当別分水施設ほか量水器更新工事  
 図面名 当別分水二次流量計ループ図

課長	係長	係	縮尺	図面番号
			Non Scale	4 / 7

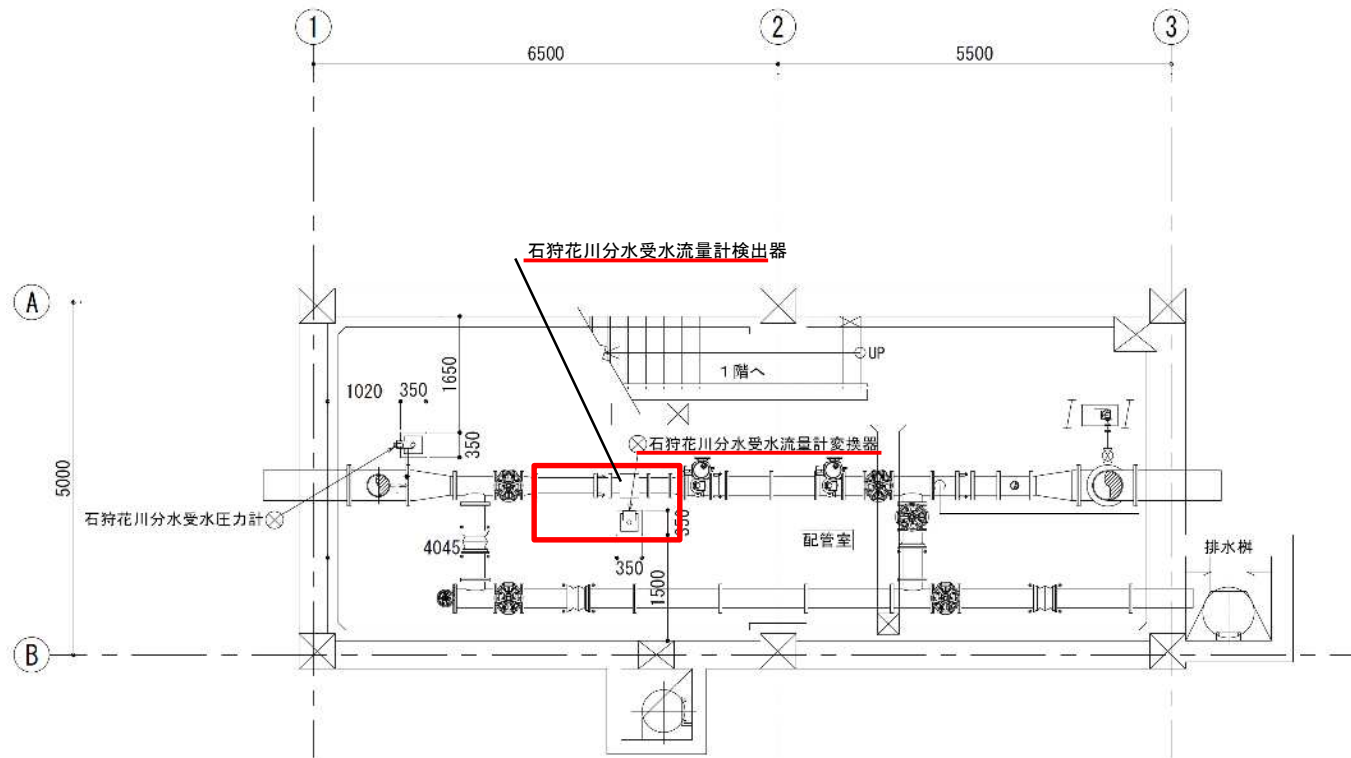

石狩花川分水施設地下1階 受水流量計・圧力計取付平面図

石狩西部広域水道企業団

工事名 当別分水施設ほか量水器更新工事

図面名 石狩花川分水二次流量計取付平面図(参考図)

課長	係長	係
/	/	/

縮尺

Non Scale

図面番号

5 / 7



